



$t_e = -5^{\circ}C$

VISTA FRONTALE OVEST CON PARTICOLARI DIMENSIONALI DI RIPRESA ARIA DI RINNOVO

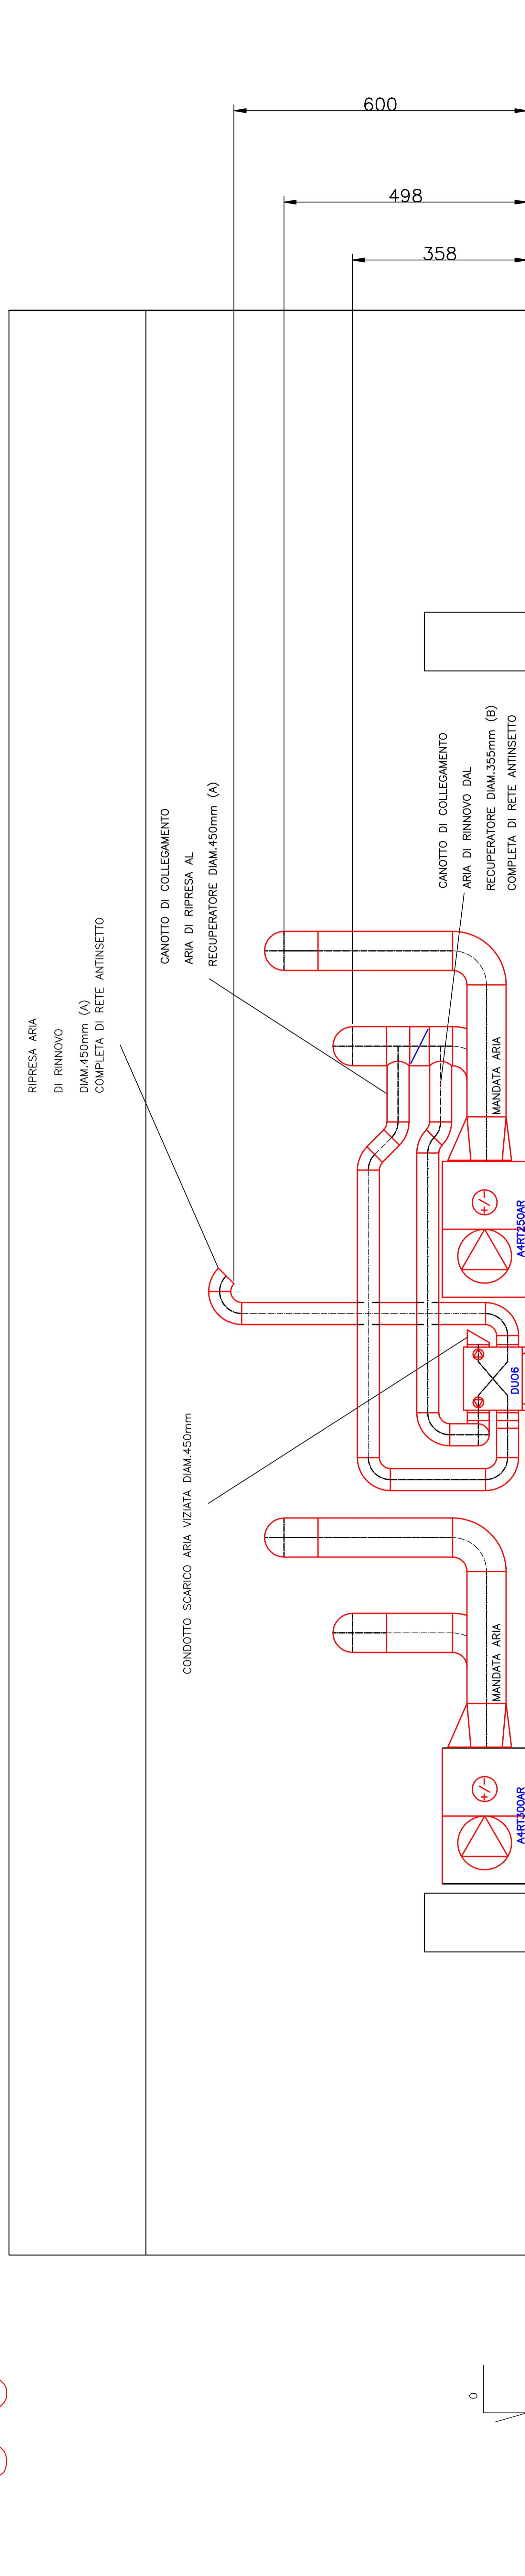

VISTA IN SEZIONE C-C CON PARTICOLARI DIMENSIONALI ALTEZZE INSTALLATIVE DEI CANALI DI MANDATA E RIPRESA

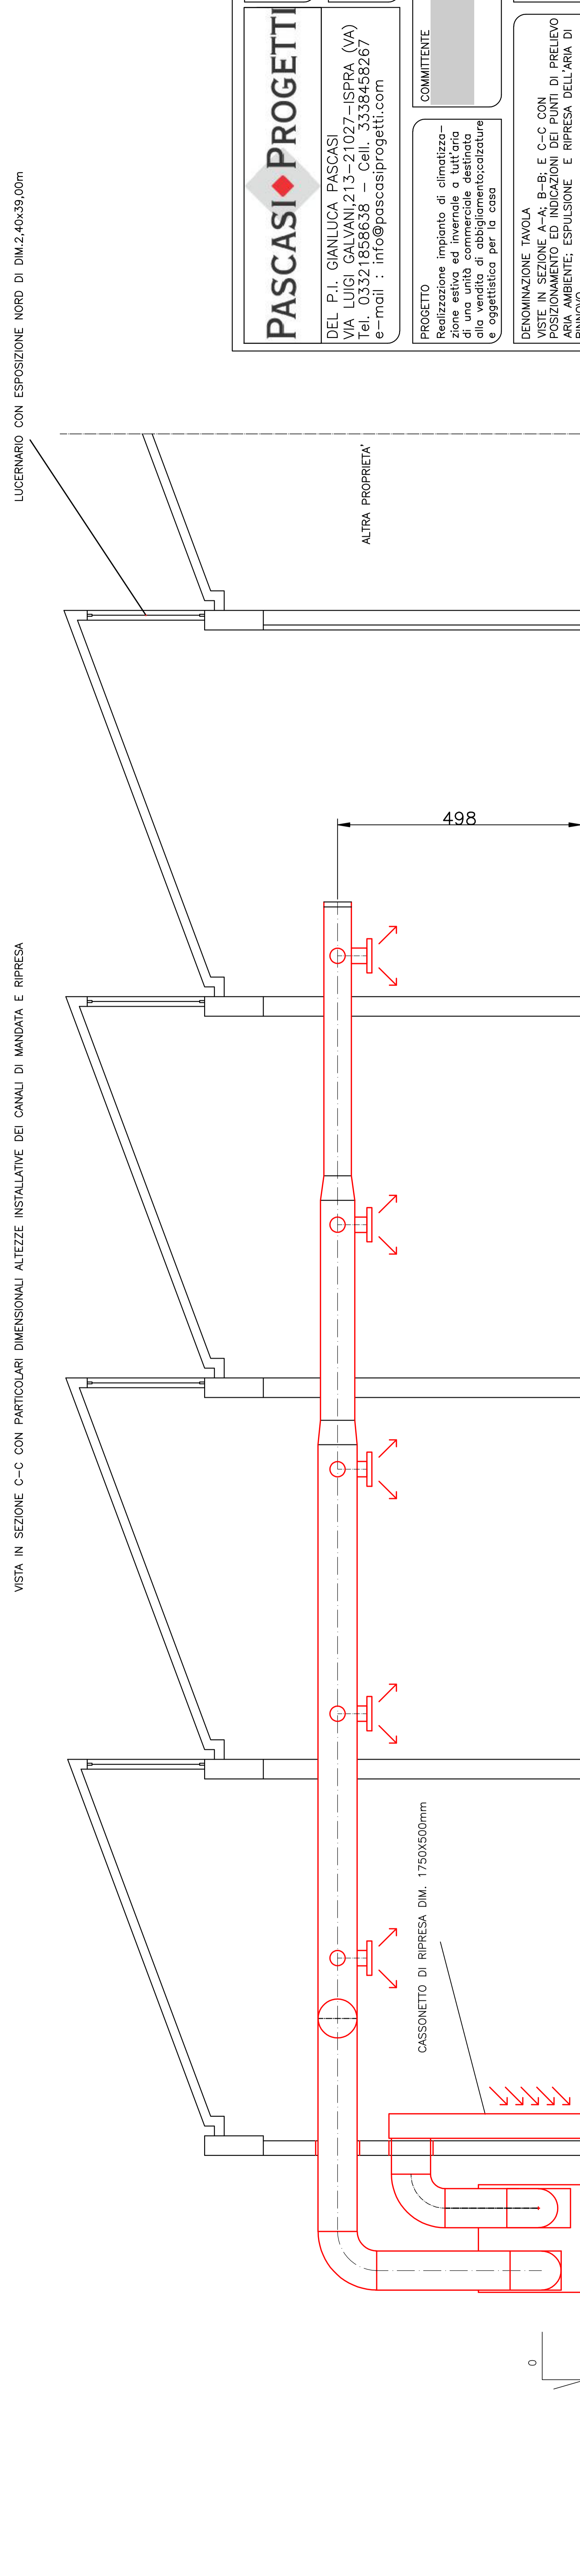

PASCASI PROGETTI		APPROVATO
DEL P.I. GIANLUCA PASCASI VIA LUIGI GALVANI, 213-21027-SPRA (VA) Tel. 03321858638 - Cell. 3338458267 e-mail: info@pascasiprogetti.com		TAVOLA NUMERO 02
PROGETTO Realizzazione impianto di climatizzazione estiva ed invernale a tutt'aria di una unità commerciale destinata alla vendita di abbigliamento calzature e oggettistica per il casa		COMMITENTE
DENOMINAZIONE TAVOLA VISTE IN SEZIONE A-A, B-B, E C-C CON PARTICOLARI DIMENSIONALI DI RIPRESA ARIA AMBIENTE, ESPULSIONE E RINNOVO		ESCORRAMENTI 01 02 03 04 05
DATA 06/11/2009	SCALA 1:50	PROGETTISTA P.I. PASCASI GIANLUCA